


設置移設図
S=1/750

令和7年度 伊豆中央道 江間トンネル監視設備移設工
トンネル監視設備移設工 N=1式
監視操作卓移設工 N=1面
監視制御盤移設工 N=1面
配線配管工 N=1式 (L=305m)

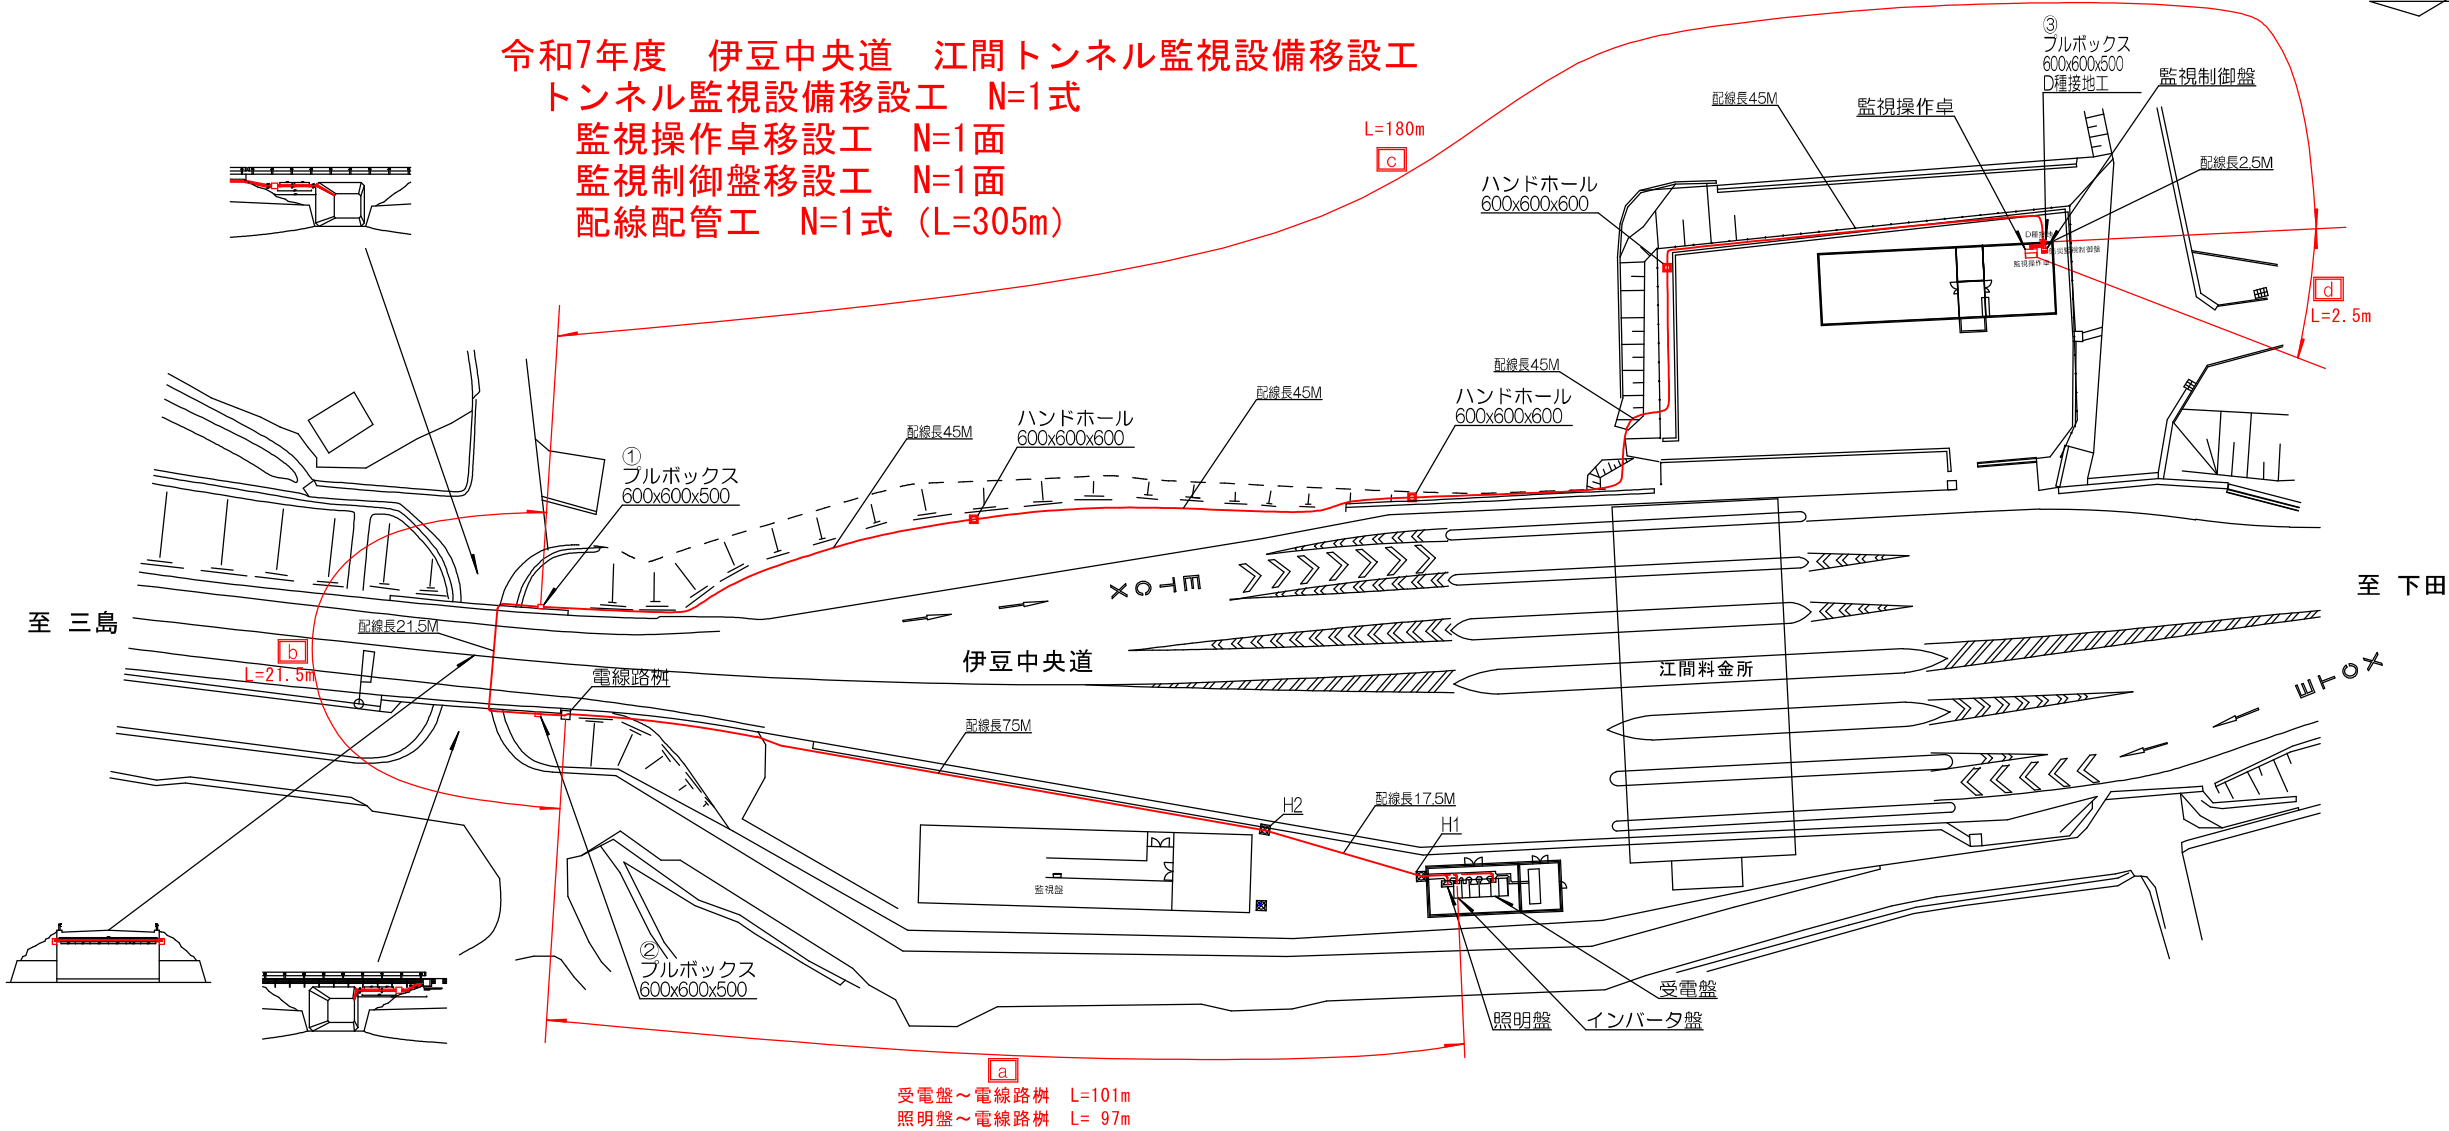

配線 設置移設						
a	b	c	d	名 称	数量	単位
レ	レ	レ	レ	CV38sq 2C	301	m
		レ	レ	CV3.5sq 2C	2.5	m
		レ	レ	FCPEV0.9mm-20P	2.5	m
		レ	レ	FCPEV0.9mm-10P	2.5	m
レ	レ	レ	レ	FCPEV1.2mm-10P	305	m
レ	レ	レ	レ	受電盤～監視操作卓		
レ	レ	レ	レ	CVV3.5sq 30C	301	m
		レ	レ	FCPEV1.2mm-20P	182.5	m
		レ	レ	FCPEV1.2mm-50P	182.5	m
		レ	レ	CV14sq 3C	182.5	m
		レ	レ	FCPEV1.2mm-5P	182.5	m
レ				CPEV0.9mm-20P	21.5	m
レ				CPEV0.9mm-50P	21.5	m
レ				CV5.5sq 3C	21.5	m
レ				CPEV0.9mm-5P	21.5	m

※ NTT一般公衆回線 1P 接続有
※ セコム 1P 接続有
※ 各社協議のうえ工事依頼要する

※電線路柵～①ブルボックス間は、撤去時
流用指定の25m(配線余長含む)を再利用する。


機器 移設調整, 配管・付属物 設置						
名 称	規 格	数量	単位	電線路柵～ ①ブルボックス	①ブルボックス～ ③ブルボックス	③ブルボックス～ 室内機器
監視操作卓 (移設調整)	防災設備監視制御	1	基			1
監視制御盤 (移設調整)	防災設備監視制御	1	基			1
可変表示板 (調整)	防災設備監視制御	4	基			4
押しボタン式通報装置 (調整)	防災設備監視制御	17	台			17
ハンドホール	600x600x600 T-25	3	基		3	
-丸枠丸蓋	600φ T-2	3	基		3	
-銅製杭※	L=800 38.1φ 打込み400mm	16	本		16	
ブルボックス	600x600x500 (防水形)溶融亜鉛メッキ	3	台	1	1	1
-打込アンカーボルト	M12 L=100	8	本	4	4	
波付硬質合成樹脂管	内径80φ	180	m		180	
波付硬質合成樹脂管	内径65φ	184.4	m	4.4	180	
-クランプ(FEP用)※	CL-80	1	個		1	
-クランプ(FEP用)※	CL-65	3	個	2	1	
-ベルマウス(FEP用)※	FM-80	6	個		6	
-ベルマウス(FEP用)※	FM-65	8	個	2	6	
厚鋼電線管	G70	14	m	14		
-ロックナット※	DF1270	8	個	8		
-キャップ付絶縁ブッシング※	DFZ1570	8	個	8		
-ダクターチャンネル※	Z-D1S30	13	個	13		
-ダクタークリップ※	Z-DC75DC70	26	個	26		
金属製可とう電線管	PE76	4	m	4		
-コンビネーションカップリング※	WK176	4	個	4		
硬質ビニル管	HIVE70	0.6	m			0.6
接地	D種(E=100Ω以下)	5	箇所			5
-接地アース棒	SF900 (リード付)	5	本			5

注) 名称欄の※印は設計書細別「配線配管等付属材料」で計上

実施


工 事 名	令和7年度 伊豆中央道 江間トンネル監視装置移設工事
工事箇所	伊豆の国市北江間地内
図面の種類	設置移設図
縮 尺 図 示	図面番号 1 葉中 3
測量年月日	・ ・ 設計年月日 ・ ・
事務所名	静岡県道路公社

 移設撤去図
S=1/750



機器 撤去 ※費用は機器移設工で計上

品 目	規 格	数 量	単 位	備 考
監視制御盤	防災設備監視制御	1	基	撤去後 移設流用
監視操作卓	防災設備監視制御	1	基	撤去後 移設流用

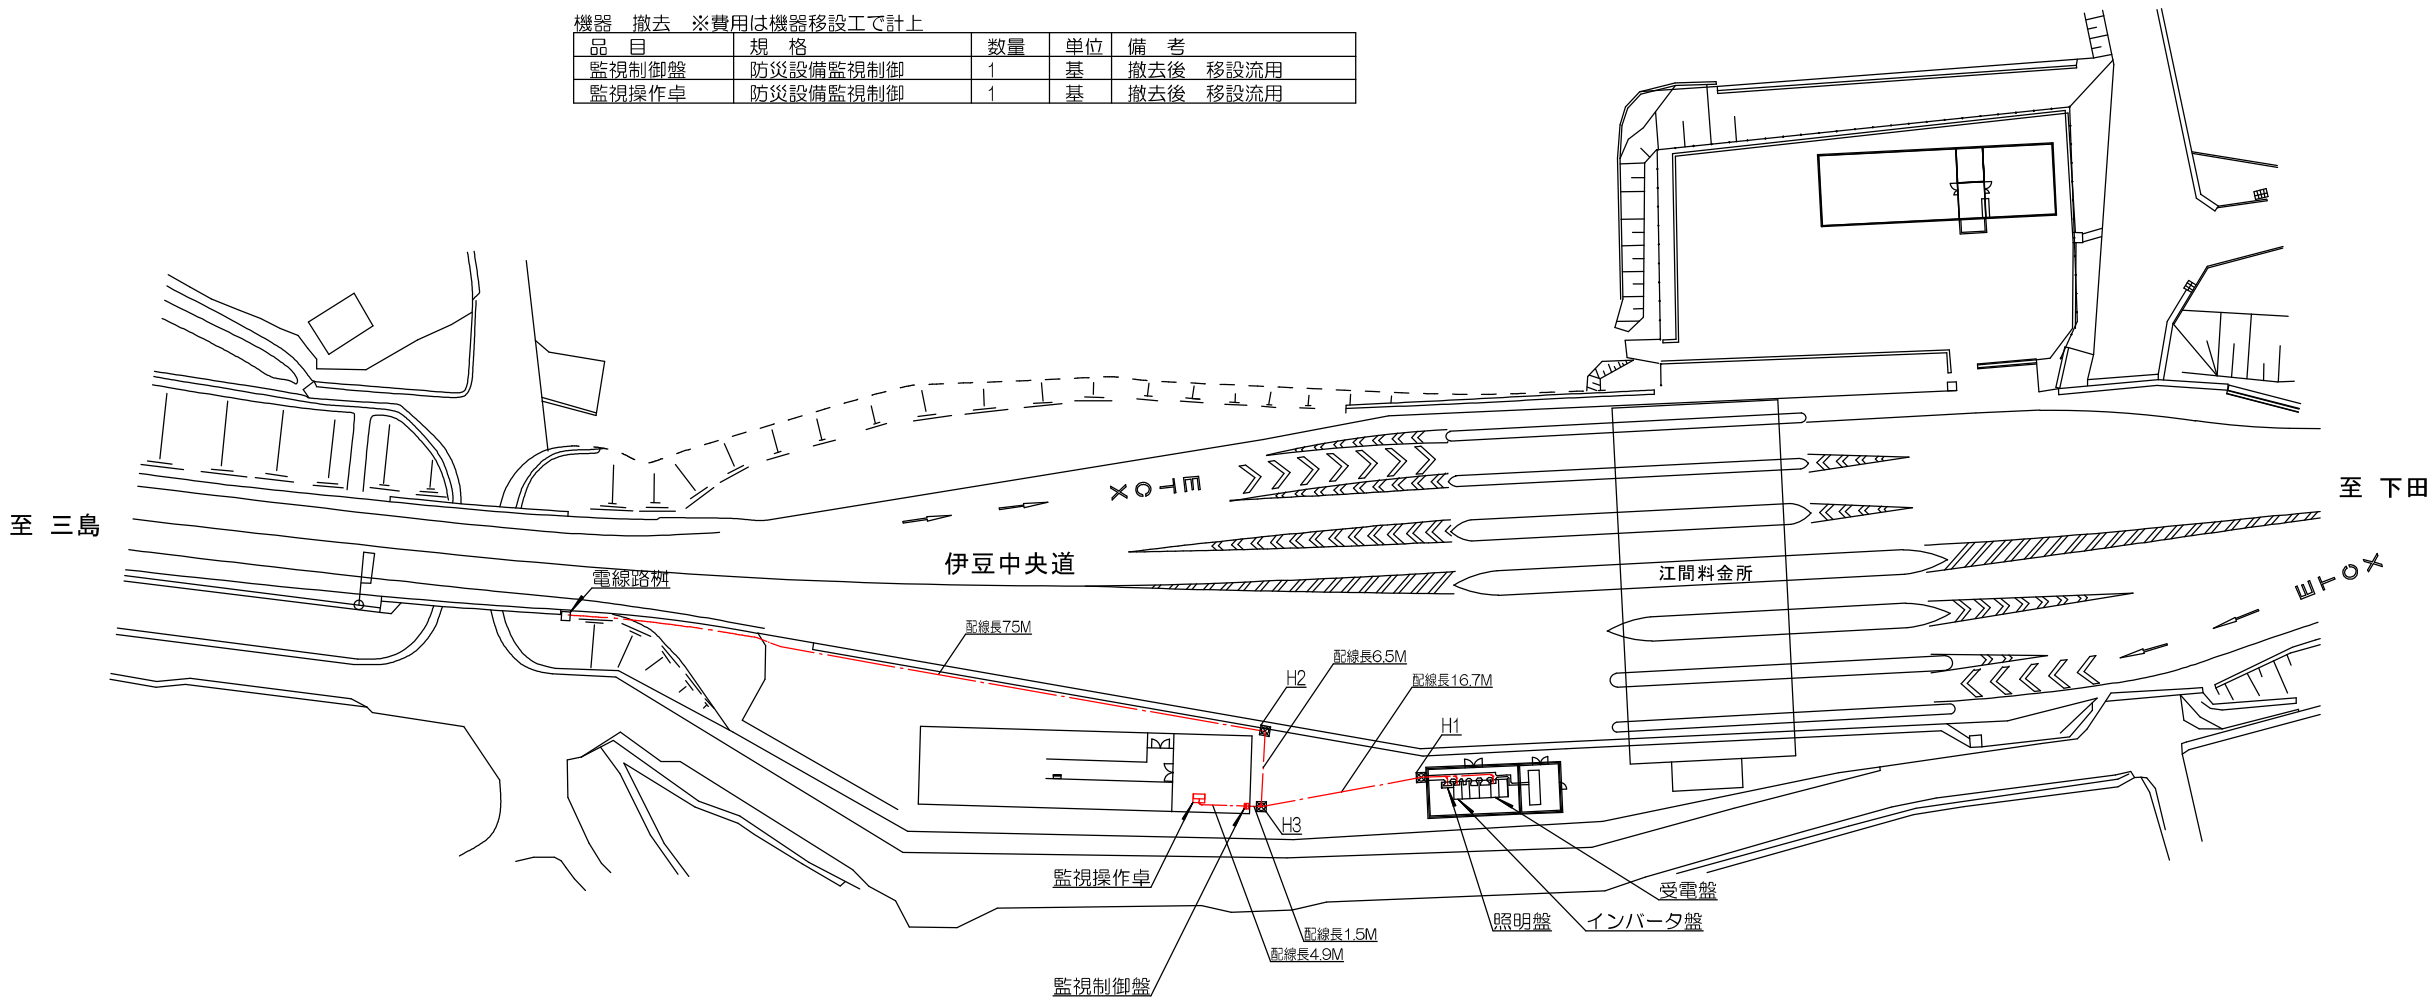

配線 撤去

品 目	距離	単位	経 路	用 途
CV5.5sq 2C	23.2	m	インバータ盤～監視制御盤	監視制御盤 電源
CV3.5sq 2C	4.9	m	監視制御盤～監視操作卓	監視操作卓 電源
CPEV0.9mm-20P	92.8	m		
	(4.9)	m	監視制御盤～監視操作卓	監視盤-操作卓 制御監視信号
	(87.9)	m	電線路樹～監視操作卓	押ボタン設備 監視解除信号
CPEV0.9mm-10P	37.0	m		
	(4.9)	m	監視制御盤～監視操作卓	監視盤-操作卓 制御監視信号
	(32.1)	m	受電盤～監視操作卓	受配電 監視信号
CVV2sq 30C	28.1	m	照明盤～監視操作卓	照明設備 監視制御信号
CPEV0.9mm-50P	83.0	m	電線路樹～監視制御盤	可変表示板 制御監視信号
CV5.5sq 3C	83.0	m	電線路樹～監視制御盤	補助表示板 電源
CPEV0.9mm-5P	83.0	m	電線路樹～監視操作卓	打合せ電話

※ NTT一般公衆回線 1P 接続有
※ セコム 1P 接続有
各社協議のうえ撤去依頼要する

※電線路樹までのケーブルは樹で切断せず、移設設置にて
横断先のブルボックスまで25m再利用する。


実施

工 事 名	令和7年度 伊豆中央道 江間トンネル監視装置移設工事		
工事箇所	伊豆の国市北江間地内		
図面の種類	移設撤去図		
縮 尺	図 示	図面番号 3 葉中 2	
測量年月日	・	設計年月日	・
事務所名	静 岡 県 道 路 公 社		



設置・撤去 詳細図

S=free




移設機器

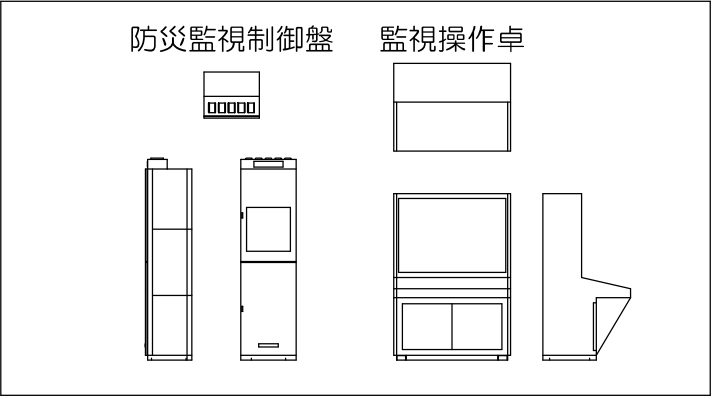


ハンドホール
600x600x600 T-25

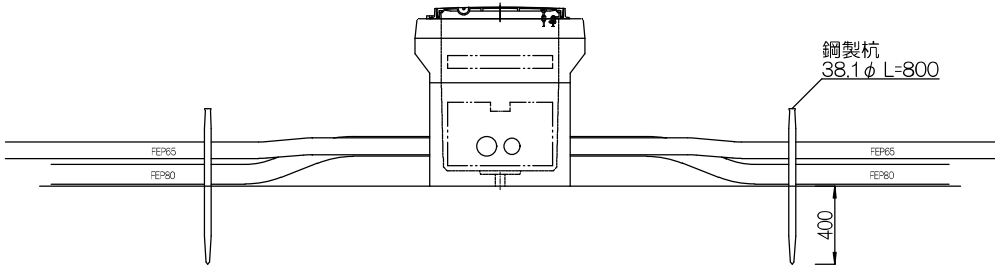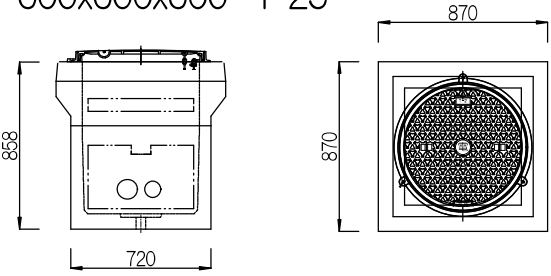


横断箇所管路図

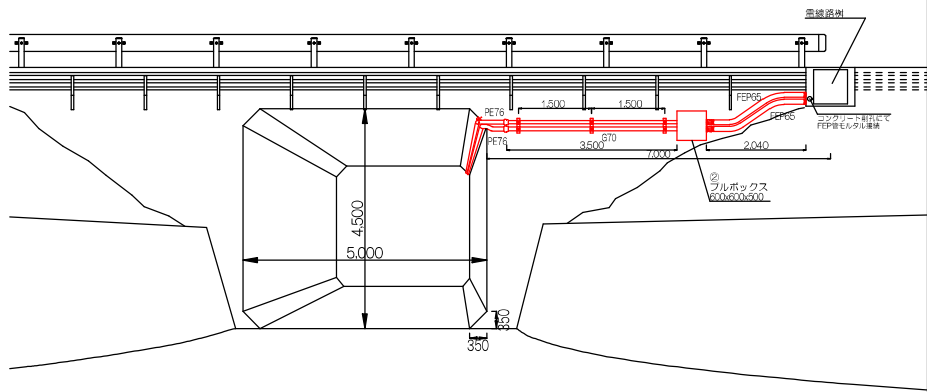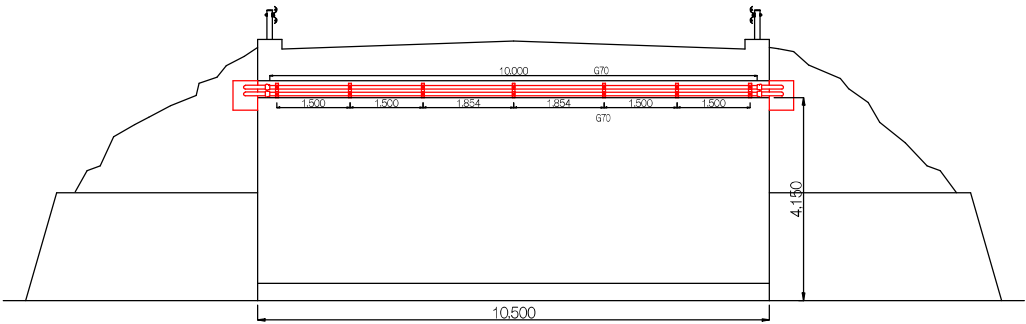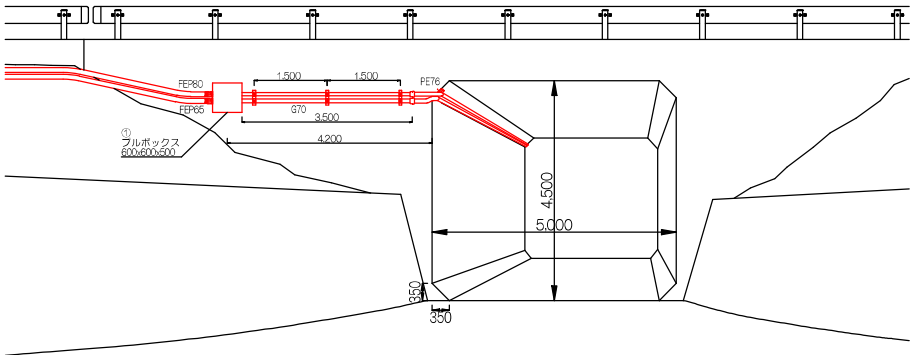

仮設管理事務所

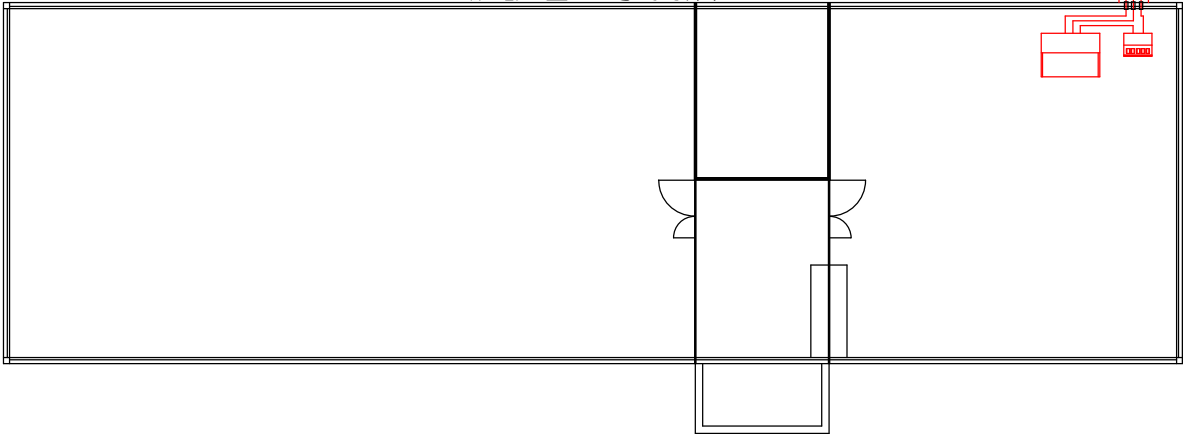


旧管理事務所

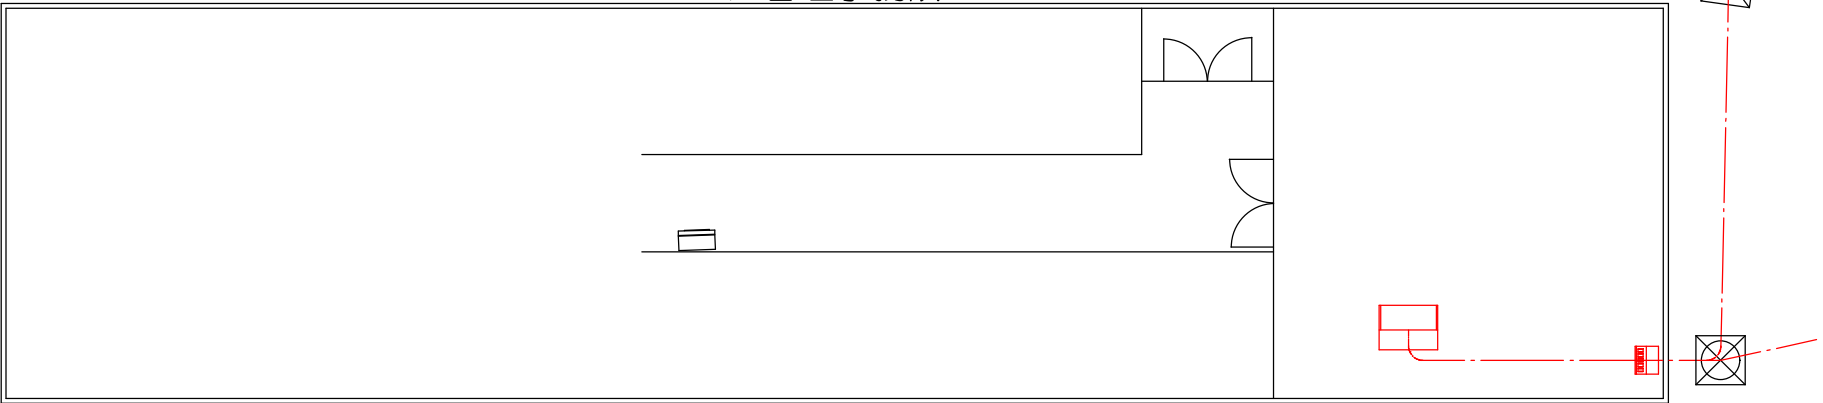

電気室

発電機室

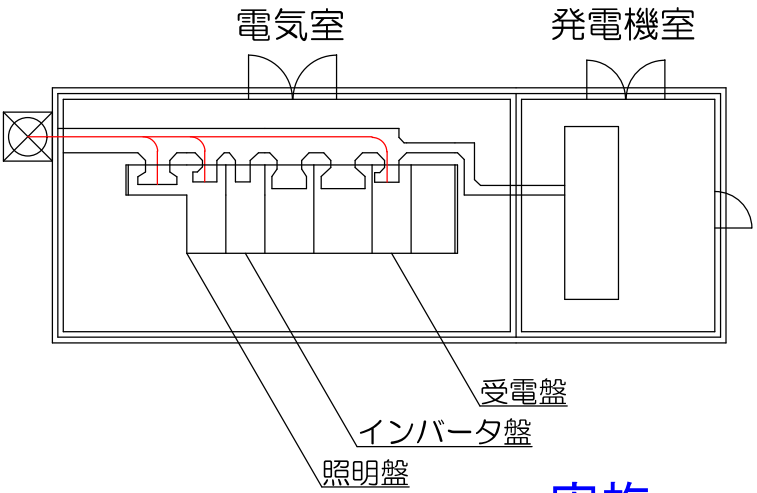

実施

工事名	令和7年度 伊豆中央道 江間 トンネル監視装置移設工事		
工事箇所	伊豆の国市北江間		
図面の種類	設置・撤去 詳細図		
縮尺	図示	図面番号	3 葉中 3
測量年月日	・ ・	設計年月日	・ ・
事務所名	静岡県道路公社		